


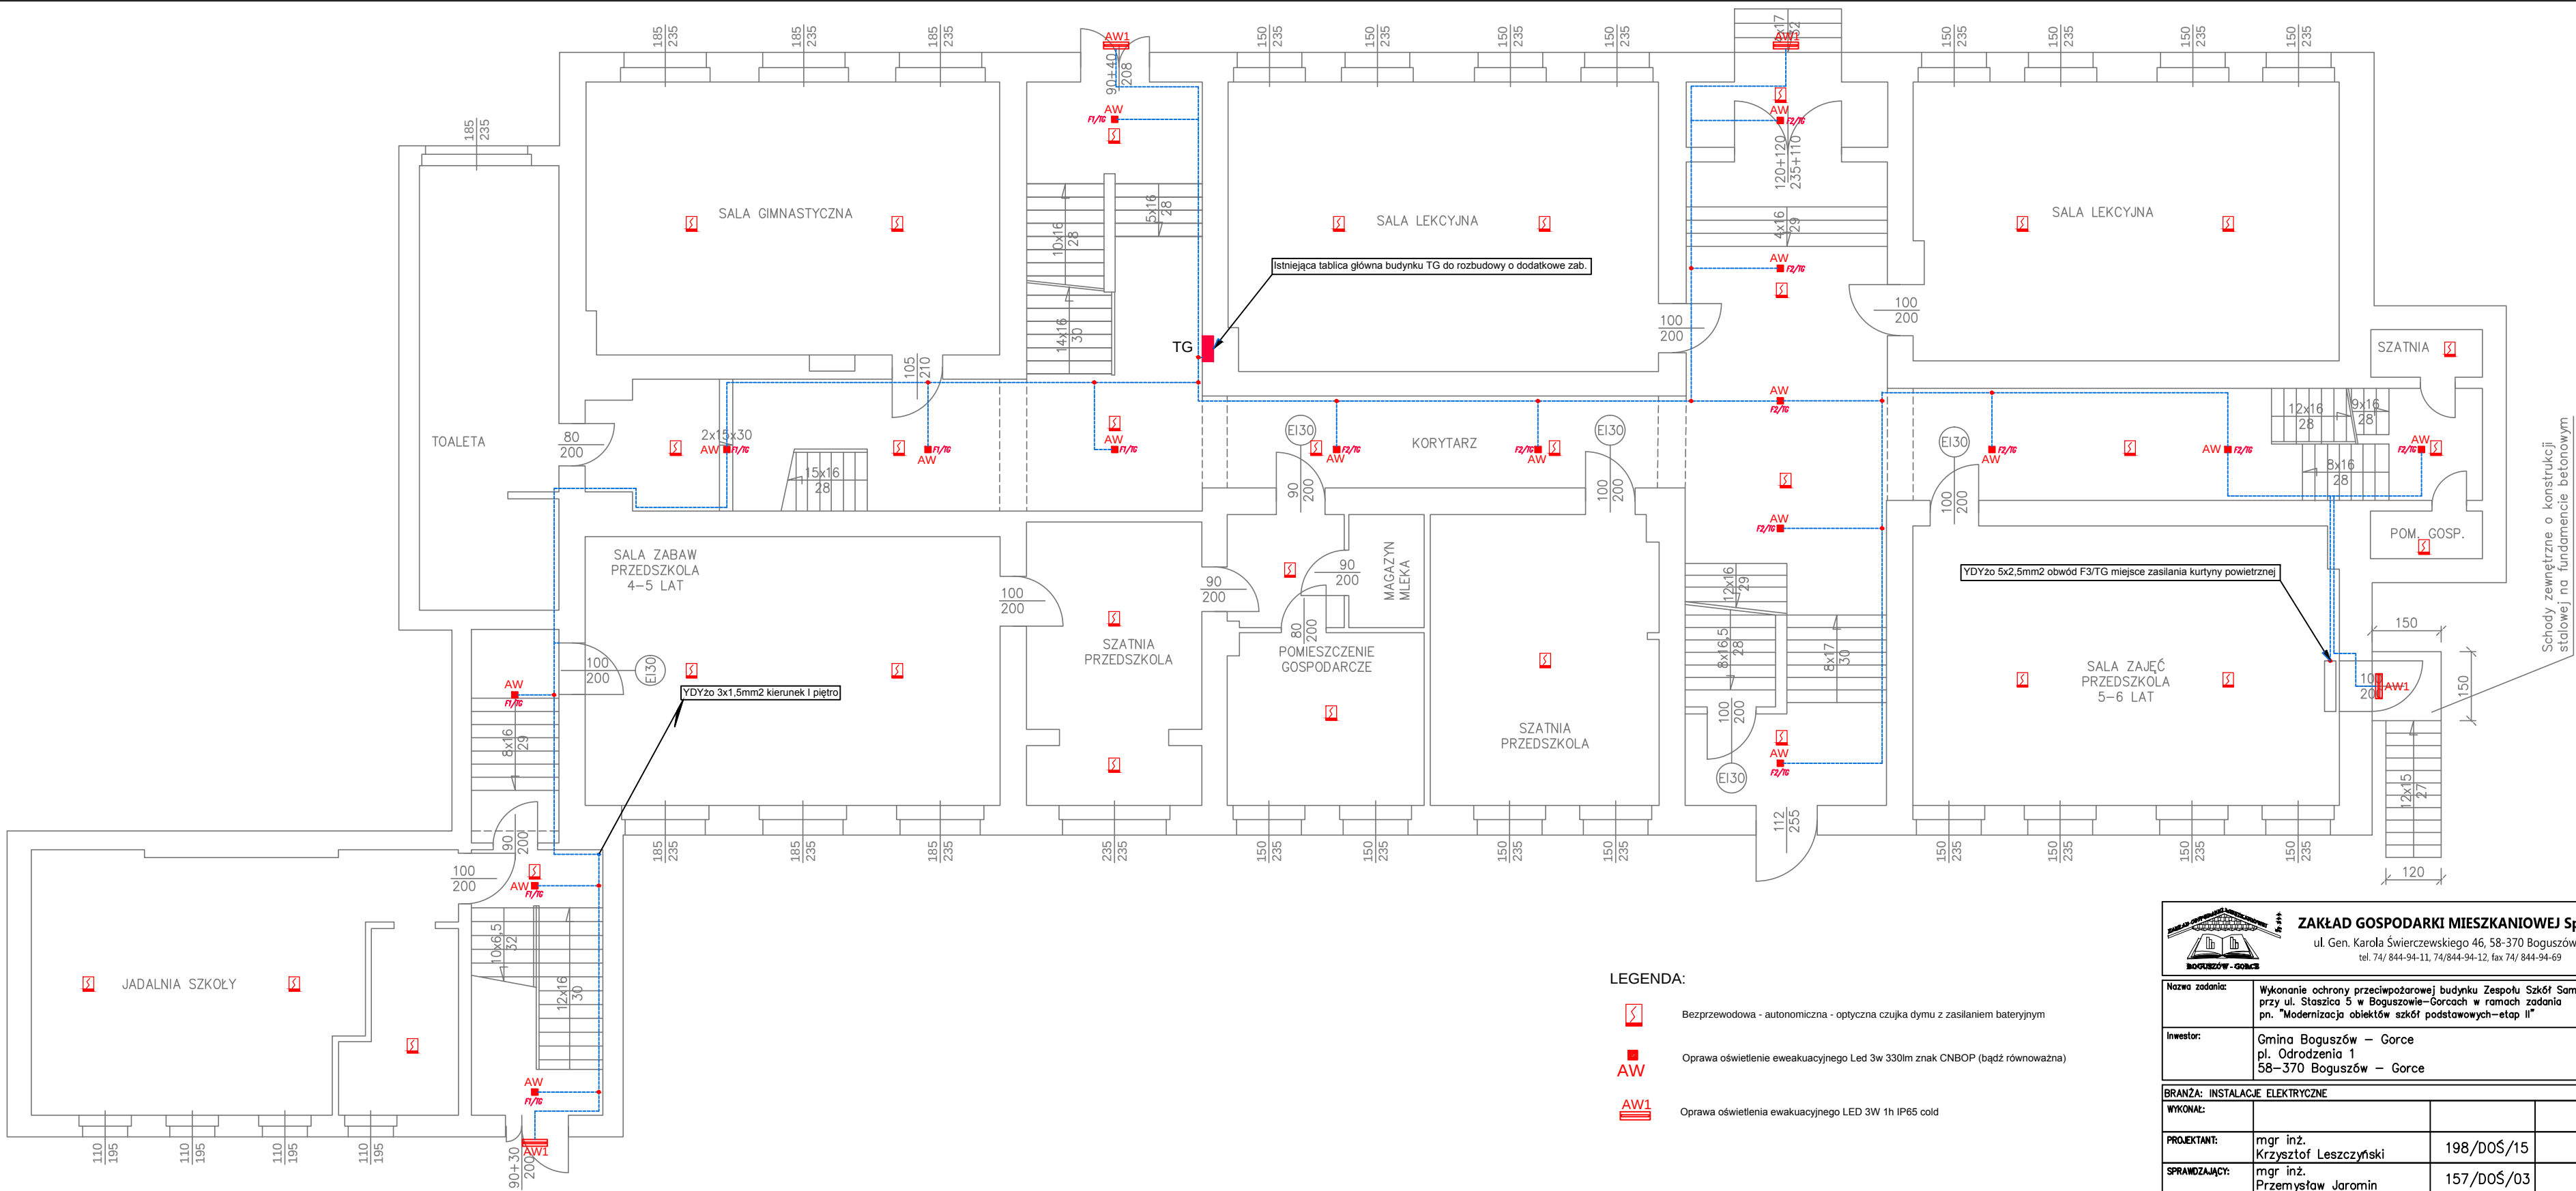

LEGENDA:

-  Bezprzewodowa - autonomiczna - optyczna czujka dymu z zasilaniem baterijnym
-  Oprawa oświetlenie eweakuacyjnego Led 3w 330lm znak CNBOP (bądź równoważna)
-  Oprawa oświetlenia ewakuacyjnego LED 3W 1h IP65 cold

ZAKŁAD GOSPODARKI MIESZKANIOWEJ Sp. z o.o.
ul. Gen. Karola Świerczewskiego 46, 58-370 Boguszów-Gorce
tel. 74/ 844-94-11, 74/844-94-12, fax 74/ 844-94-69

Nazwa zadania:	Wykonanie ochrony przeciwpożarowej budynku Zespołu Szkół Samorządowych przy ul. Staszica 5 w Boguszowie-Gorach w ramach zadania pn. "Modernizacja obiektów szkół podstawowych –etap II"		
Inwestor:	Gmina Boguszów – Gorce pl. Odrodzenia 1 58–370 Boguszów – Gorce		
BRANŻA: INSTALACJE ELEKTRYCZNE			
WYKONAŁ:			
PROJEKTANT:	mgr inż. Krzysztof Leszczyński	198/DOŚ/15	
SPRAWDZAJĄCY:	mgr inż. Przemysław Jaromin	157/DOŚ/03	
NAZWA RYSUNKU			
RZUT PARTERU – PLAN INSTALACJI OŚWIETLENIA EWAKUACYJNEGO I CZUJEK DYMU			
Data:	05.2016r.	Stadium: PROJEKT WYKONAWCZY	Skala: 1:100
		Nr rysunku:	E/2
Zastrzegam się wszelkie prawa wynikające z Ustawy o prawie autorskim. Rysunek niniejszy nie może być w całości lub w części przyswojony, udostępniy lub oddelgany komercyjnie, bez pisemnej zgody firmy projektowej			