


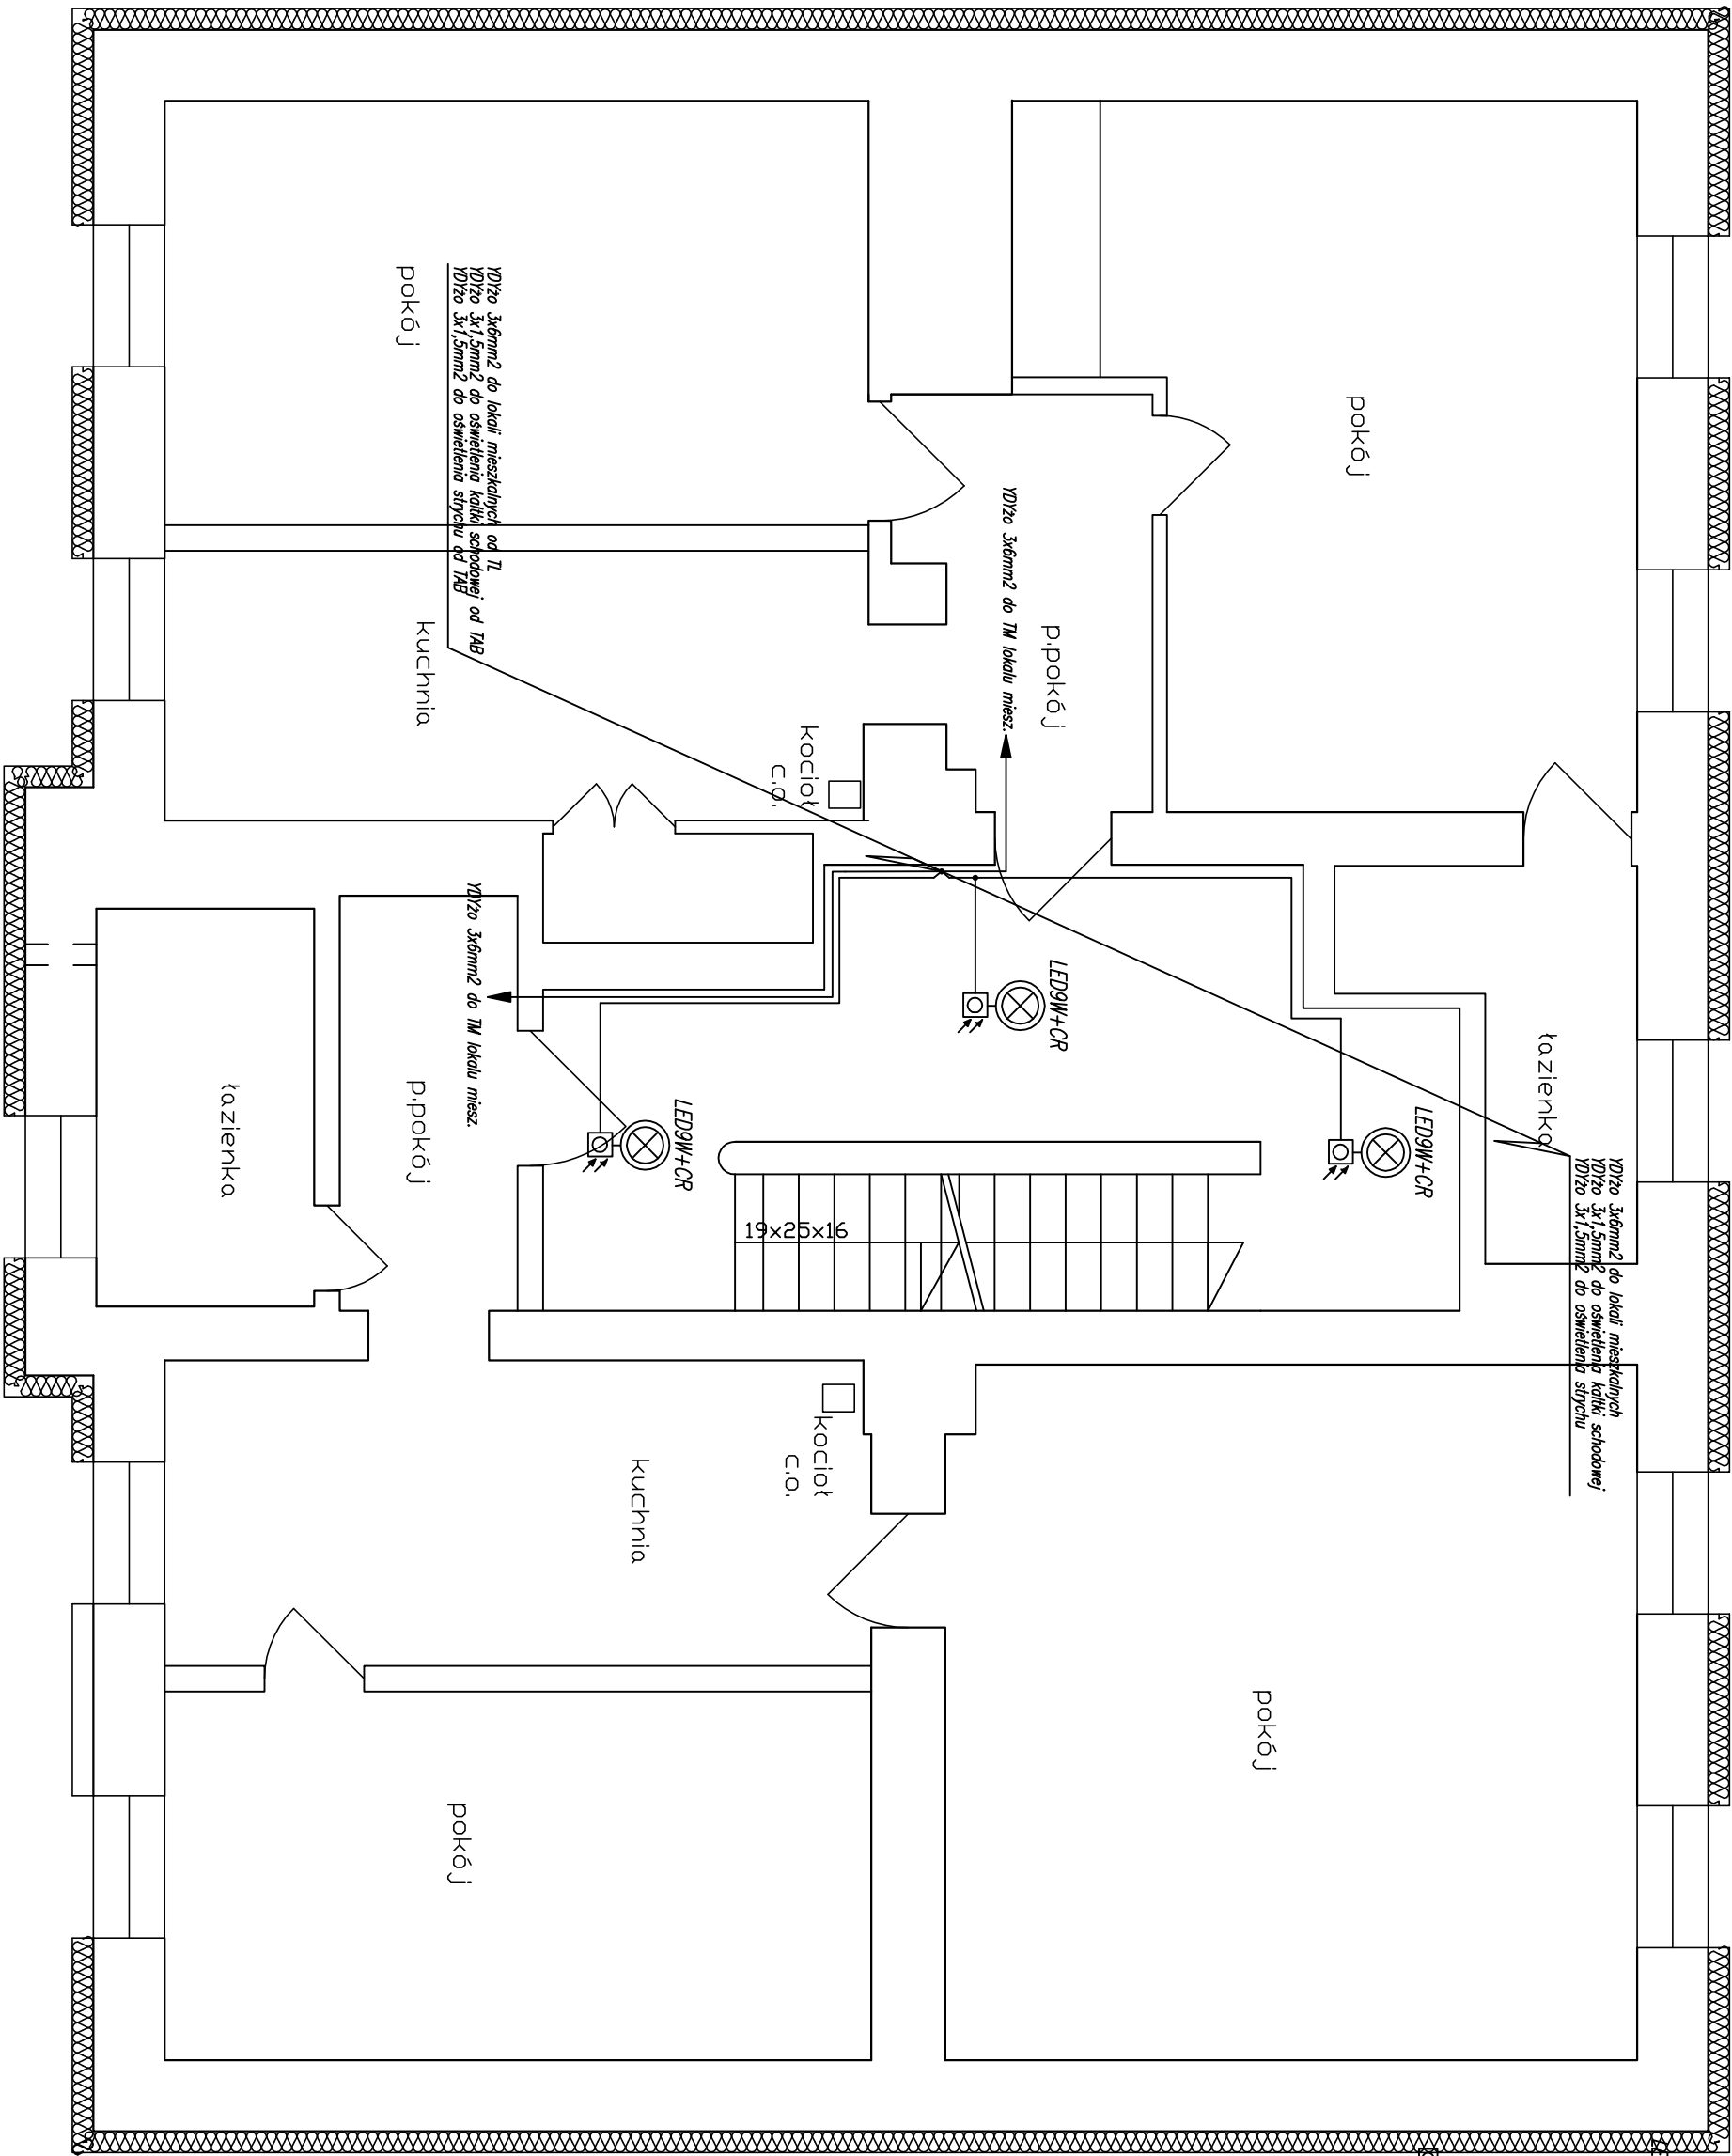

- LEGENDA:
- Projektowana tablica T6
 - Projektowana tablica administracyjna budynku – TAB
 - Projektowana tablica licznikowa TL1 – sześciolicznikowa
 - Projektowana oprawa naciągana typu plafon LED9W z czajką zmierzchniowo-tuchową
 - Projektowana oprawa naciągana kandelabra 60W
 - Projektowany łącznik jednobiegunowy
 - Projektowany łącznik jednobiegunowy IP44

		Przedsiębiorstwo "INWESTBUD" Sp. z o.o., 58-306 Wałbrzych, ul. Jaworowa 15a	
Projektant:	mgr inż. Krzysztof Leszczyński		Data: 08.2015r.
Temat:	Remont budynku zlokalizowanego przy ul.Żeromskiego 37 w Boguszowie-Gorcach		Stadium: PW
Inwestor:	Gmina Miasto Boguszów-Gorce Plac Odrodzenia 1; 58-370 Boguszów-Gorce		Skala: 1:50
Tytuł rys.:	RZUT I PIĘTRA — PLAN INSTALACJI ELEKTRYCZNEJ		Nr rys.: 3/IE
Zastrzega się wszelkie prawa wynikające z Ustawy o prawie autorskim. Rysunek niniejszy nie może być w całości lub w części przerysowany, uzupełniony lub odstąpiony komukolwiek, bez pisemnej zgody firmy projektowej			