


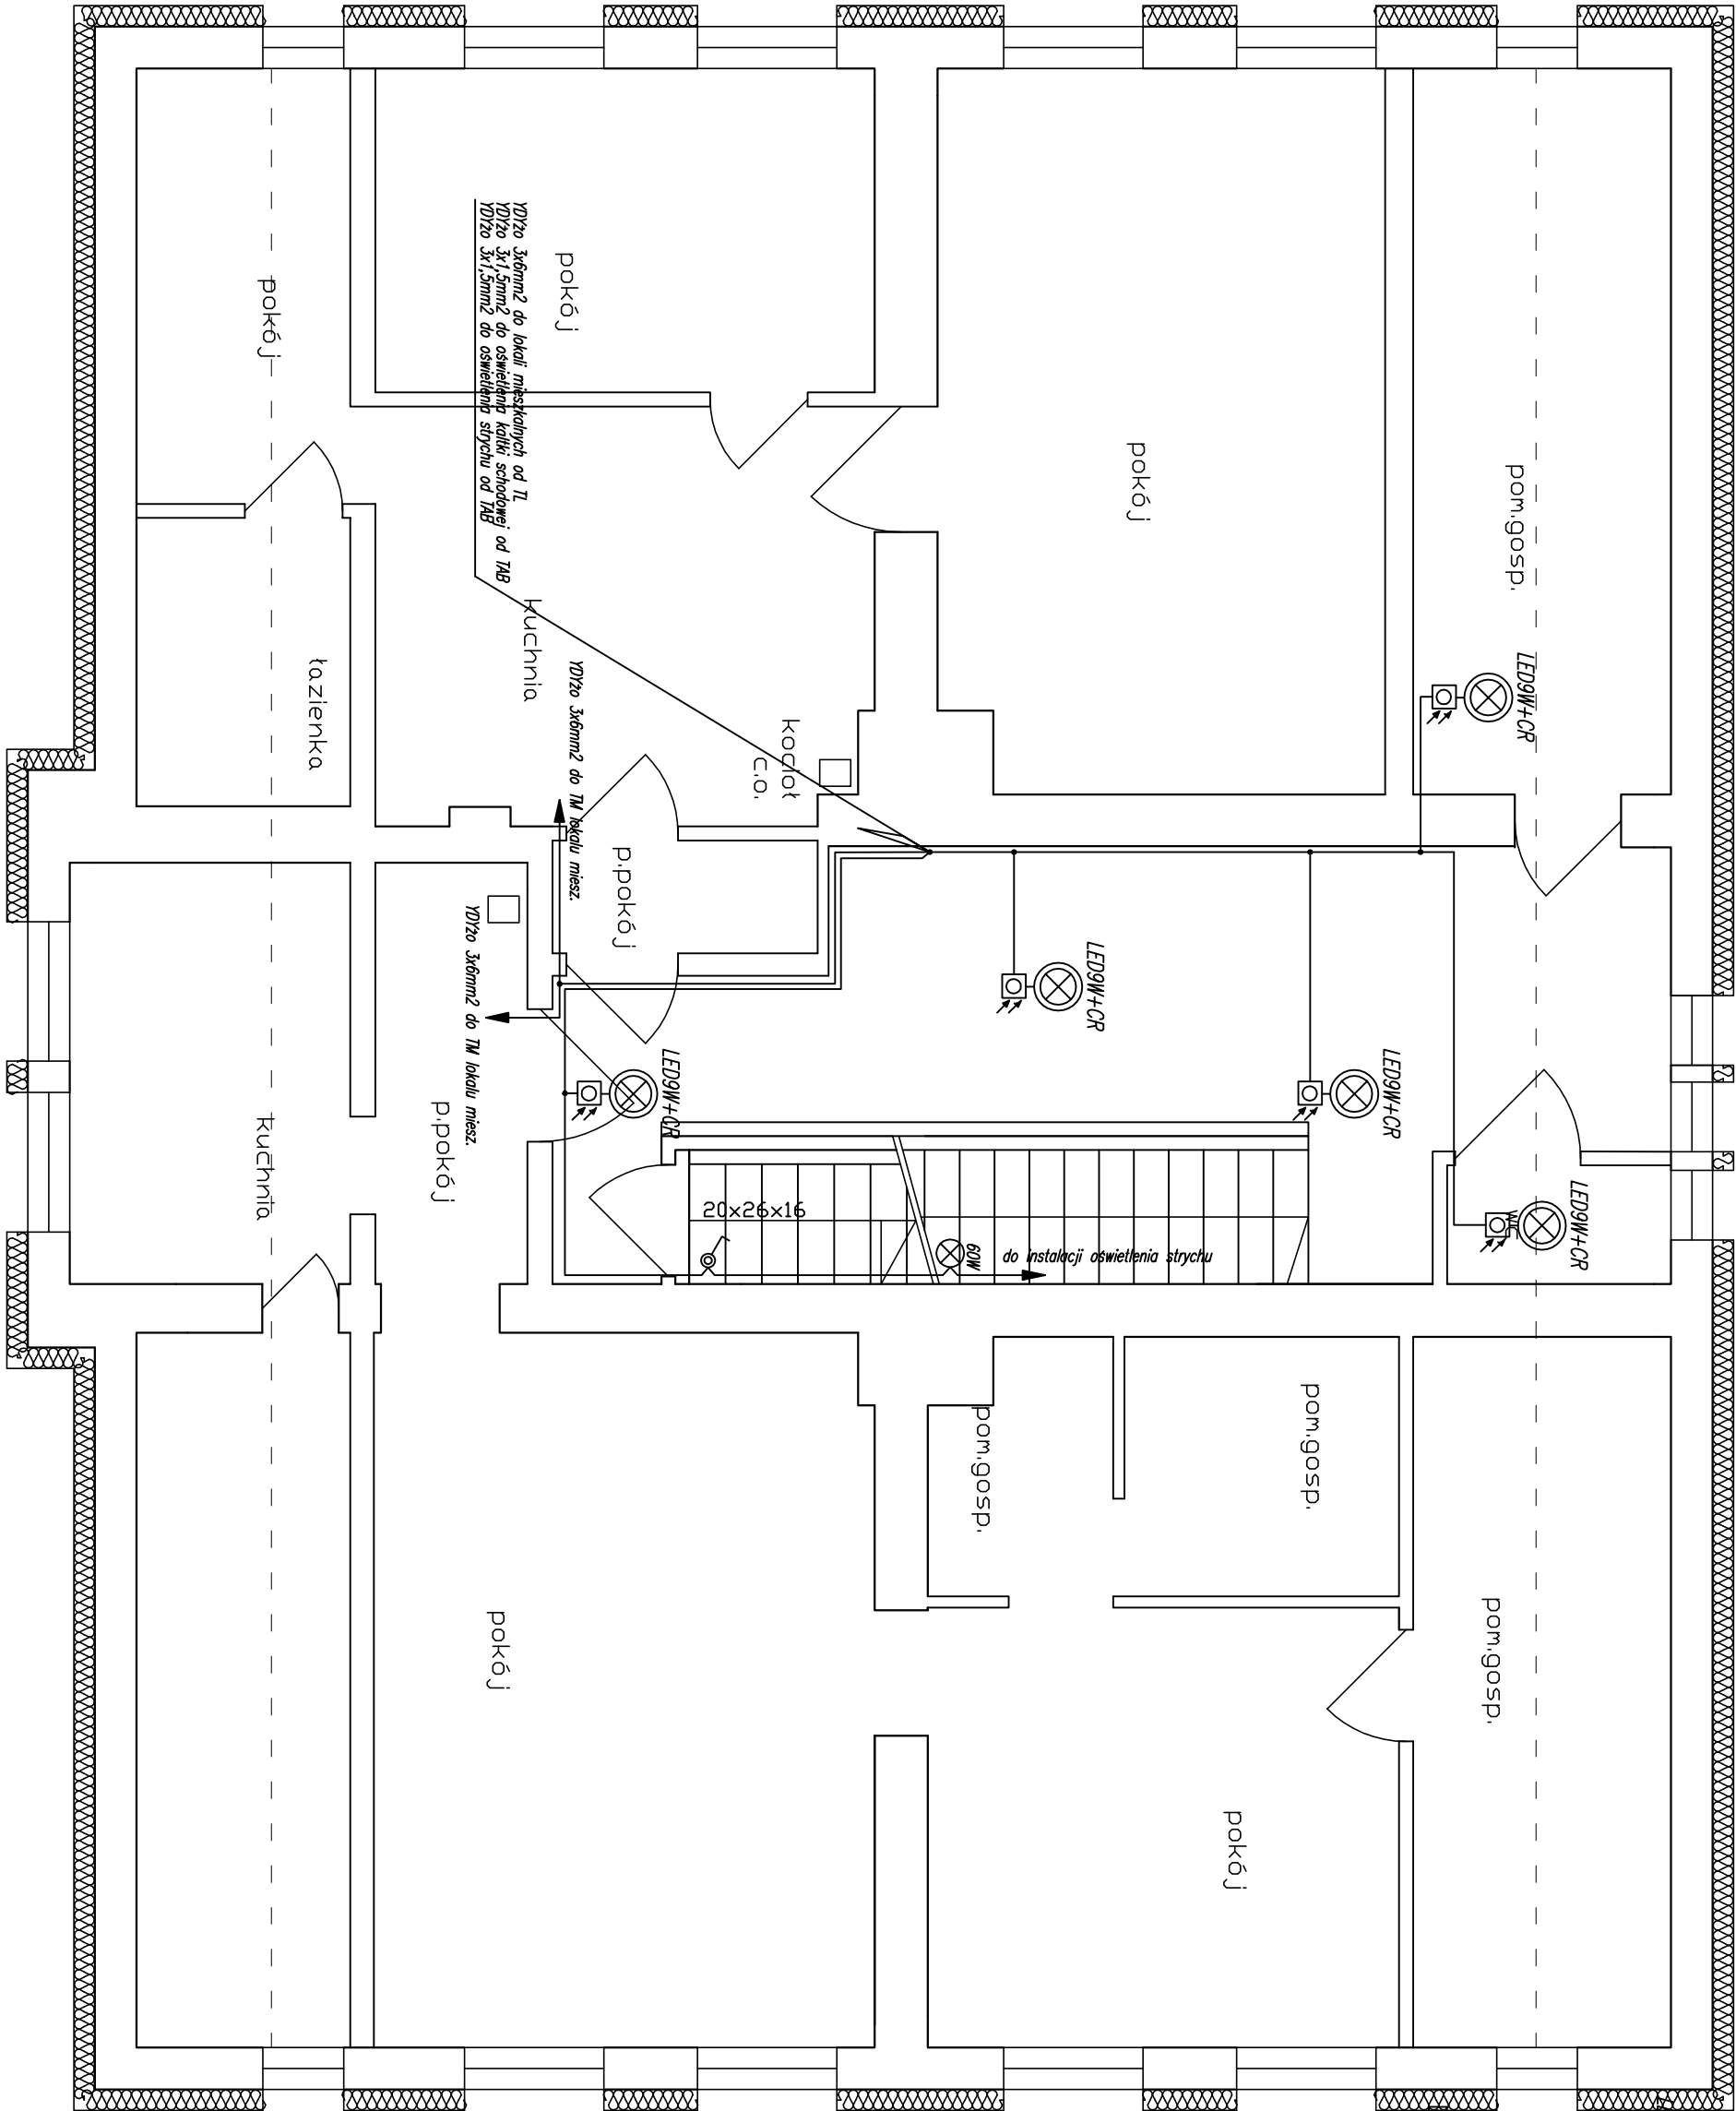

- LEGENDA:
- Projektowana tablica T6
 - Projektowana tablica administracyjna budynku – TAB
 - Projektowana tablica łącznikowa TL1 – sześciolampowa
 - Projektowana oprawa nieszczona typu plafon LED9W z czajką zmierzchnio-tuchlową
 - Projektowana oprawa nieszczona kandelabra 60W
 - Projektowany łącznik jednobiegunowy
 - Projektowany łącznik jednobiegunowy IP44

		Przedsiębiorstwo "INWESTBUD" Sp. z o.o., 58-306 Wałbrzych, ul. Jaworowa 15a	
Projektant:	mgr inż. Krzysztof Leszczyński		Data: 08.2015r.
Temat:	Remont budynku zlokalizowanego przy ul.Żeromskiego 37 w Boguszowie-Gorcach		Stadium: PW
Inwestor:	Gmina Miasto Boguszów-Gorce Plac Odrodzenia 1; 58-370 Boguszów-Gorce		Skala: 1:50
Tytuł rys.:	RZUT II PIĘTRA – PLAN INSTALACJI ELEKTRYCZNEJ		Nr rys.: 4/IE
Zastrzegam wszelkie prawa wynikające z Ustawy o prawie autorskim. Rysunek niniejszy nie może być w całości lub w części przerysowany, uzupełniany lub odstąpiony komukolwiek, bez pisemnej zgody firmy projektowej			