


KANAL VENTYLACJI NAWIEWNEJ 15X150CM
Z PODŁACZENIEM CZERPIENIA USTYDOWAĄ MIAŁ
WEWNĄTRZ KANAŁ PRZEWODZONY PRZD STROPEM
ZACIEPIENIOWA WIELKA MINERALNA 0 GR. 3M
ZAKOŃCZENIOWA KRATKA NAWIEWNA 15X150

JEDNOSTKOWY PRZEWÓD KOMUNIKACYJNY
SYSTEMOWY O ŚREDNICY Ø150MM,
WYKONANY Z BIAŁYCH ZAPŁODNIENIOWYCH
GRUBOŚCI 1 MM WYPŁACZONYCH POND
DACH, ZAKOŃCZENIOWA PARASOLOWA Ø150,
U PODSTAWY PRZEWODU WYCZYSTAKA
WRĄZ Z DODKRAPLACZEM

KANAL VENTYLACJI NAWIEWNEJ Ø150/210mm
DŁGIEJENIOWA WIELKA MINERALNA 3cm
Z PODŁACZENIOWYCH POND DACH
Z PODŁACZENIOWA KRATKA WENT.
NAWIEWNA 15cm PRD SUFITEM
W NAJNIZSZYM
PONDZIE ODPRZEWODZENIE SKROPLIN
OD KANAŁU PRZED STROPEM ZŁEWOZNYWAKA,
LUB URWIAŁKI

KANAK UENITVY AC IT VYUDEVNE I 0150

Z PODŁĄCZNIĄ KRAKAI WENI.
WYWIEJNĄ 15cm POD SUFITEM
W NAJNIŻSZYM
PUNKCIE DOPROWADZENIE SKROPLIN
DO KANAŁIZ. PRZED SYFONEM ZLEWOZMYKAKA.

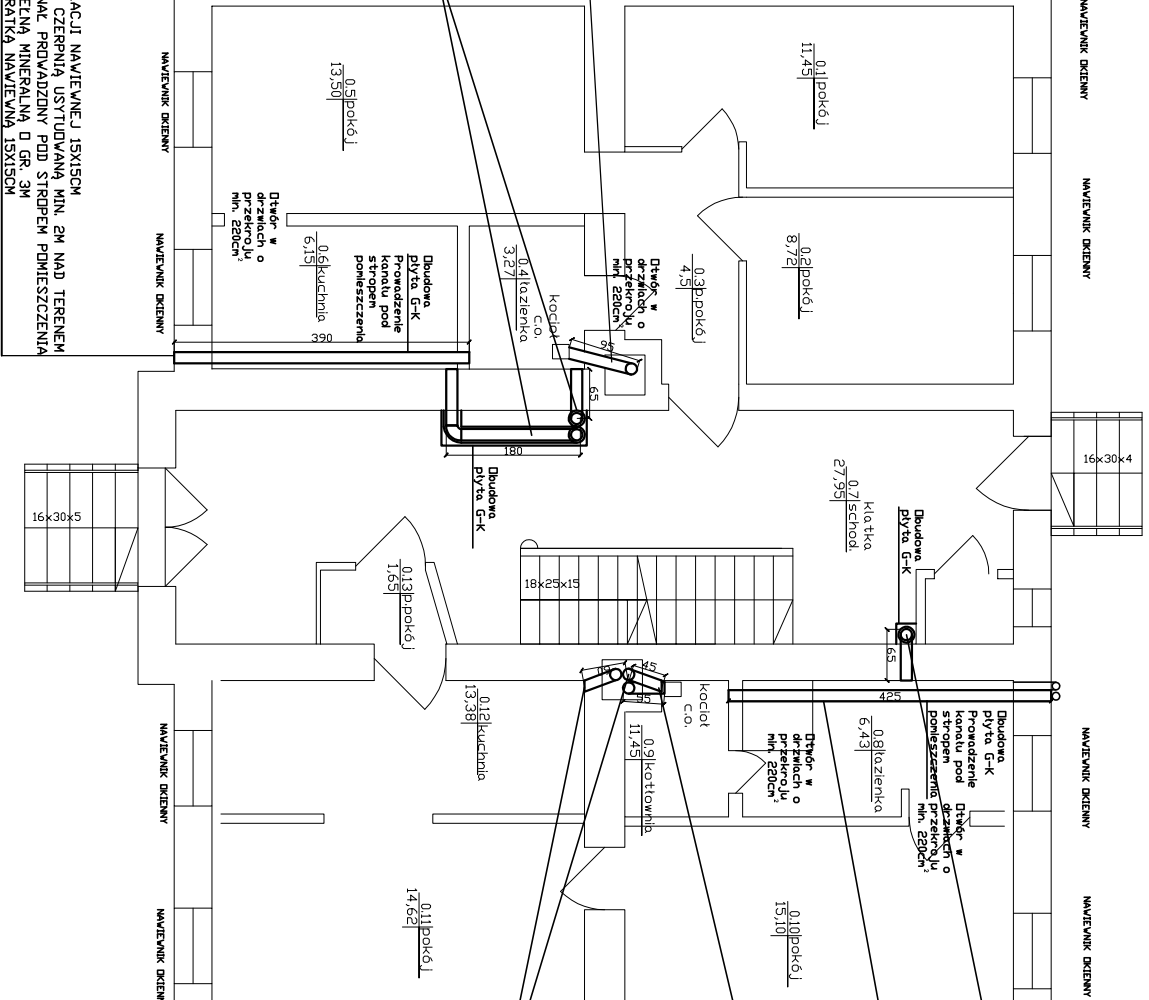

**Przedsiębiorstwo "INWESTBUD" Sp. z o.o.,
58-306 Wałbrzych, ul. Jaworowa 15a**

Projektant:	mgr inż. Jerzy Koszubski		Ct. II-83-464-22/76	Stadium:
Asystent:	mgr inż. Maciej Rogowski			
Temat:	Remont budynku zlokalizowanego przy ul. Żeromskiego 37 w Boguszowie-Górcach			Data:
Inwestor:	Gmina Boguszów Gorce Pl. Odrodzenia 1 58-370 Boguszów-Gorce			Skala: 1:100
Wyd. rys.:	RZUT PARTERU – WENTYLACJA, PRZEWODY DYMOWE			Nr rys.: 1

Zastrzeżenie: sile wszelkie prawa wynikające z Ustawy o prawie autorskim. Ryzykowne, niebezpieczne, nie może być w całości lub w części przeniesione, udzielenie lub odstąpienie komukolwiek, bez pisemnej zgody (faktycznie) projektowej.