


JEDNOŚCIENNY PRZEWÓD KAMINOWY
SYSTEMOWY Ø ŚREDNICY Ø150MM,
WYKONANY Z BLACHY ZARZĄDOPORNEJ Ø
GRUBOŚCI 1 MM WYPROWADZONY PONA DACH,
ZAKOŃCZONY PARASOLEM Ø150,
U PODSTAWY PRZEWODU WYCZYSTKA
WRAZ Z ODSKRAPLACZEM

JEDNOŚCIENNY PRZEWÓD KAMINOWY
SYSTEMOWY SKŁADA SIĘ Z:
1. ODSKRAPLACZ Ø150 MM
2. WYCZYSTKA Ø150 MM
3. RURA Ø150 MM
4. TRÓJNIK 90° Ø150 MM
5. USTNIK POD PARASOL Ø150 MM
6. PARASOL Ø150 MM

DWUŚCIENNY PRZEWÓD
KAMINOWY IZOLOWANY SYSTEMOWY
SKŁADA SIĘ Z:
1. ODSKRAPLACZ Ø150/250 MM
2. WYCZYSTKA Ø150/250 MM
3. RURA Ø150/250 MM
4. TRÓJNIK 90° Ø150/250 MM
5. USTNIK POD PARASOL Ø150/250 MM
6. PARASOL Ø150/250 MM

KANAL WENTYLACJI WYWIEWNEJ Ø150/210mm
OCIEPLONY WEŁNĄ MINERALNĄ 3cm
WYPROWADZONY PONA DACH
PONIŻEJ PRZEWODU DYMOWYCH
ZAKOŃCZONY PARASOLEM Ø150

UWAGA!
PRZEWODY WENTYLACYJNE ORAZ
DYMOWE MUSZĄ BYĆ WYKONANE Z
MATERIAŁÓW DOPUSZCZONYCH
DOPROWIDZONYCH ALESTAMI HIGIENICZNYMI
I PRZECIWPÓŻAROWYMI. WSZYSTKIE
MATERIAŁY UŻYTE DO WYKONANIA
INSTALACJI MUSZĄ POSIADAĆ AKTUALNE
POLSKIE APROBATY TECHNICZNE LUB
ODPOWIADĄC POLSKIM NORMOM.
MATERIAŁY PRZEZNACZONE DO
WYKONANIA MUSZĄ BYĆ DOPUSZCZONE
DO OBROTU I POWSZECHNEGO
STOSOWANIA W BUDOWNICTWIE. DO
WYKONANIA INSTALACJI WENTYLACJI
MOGĄ BYĆ STOSOWANE WYRÓBY
PRODUKTOWE KRAJOWYCH I
ZAGRANICZNYCH, WYKONAWCA JEST
ODPOWIEDZIALNY ZA REALIZACJĘ ROBÓT
ZGODNIE Z DOKUMENTACJĄ PROJEKTOWĄ.
WENTYLACYJNE ORAZ DYMOWE
PRZEWODY SĄ W ISTNIEJĄCYM
PRZEWODZIE MURÓWANYM WEŁNĄ Ø
GRUBOŚCI 3 CM.

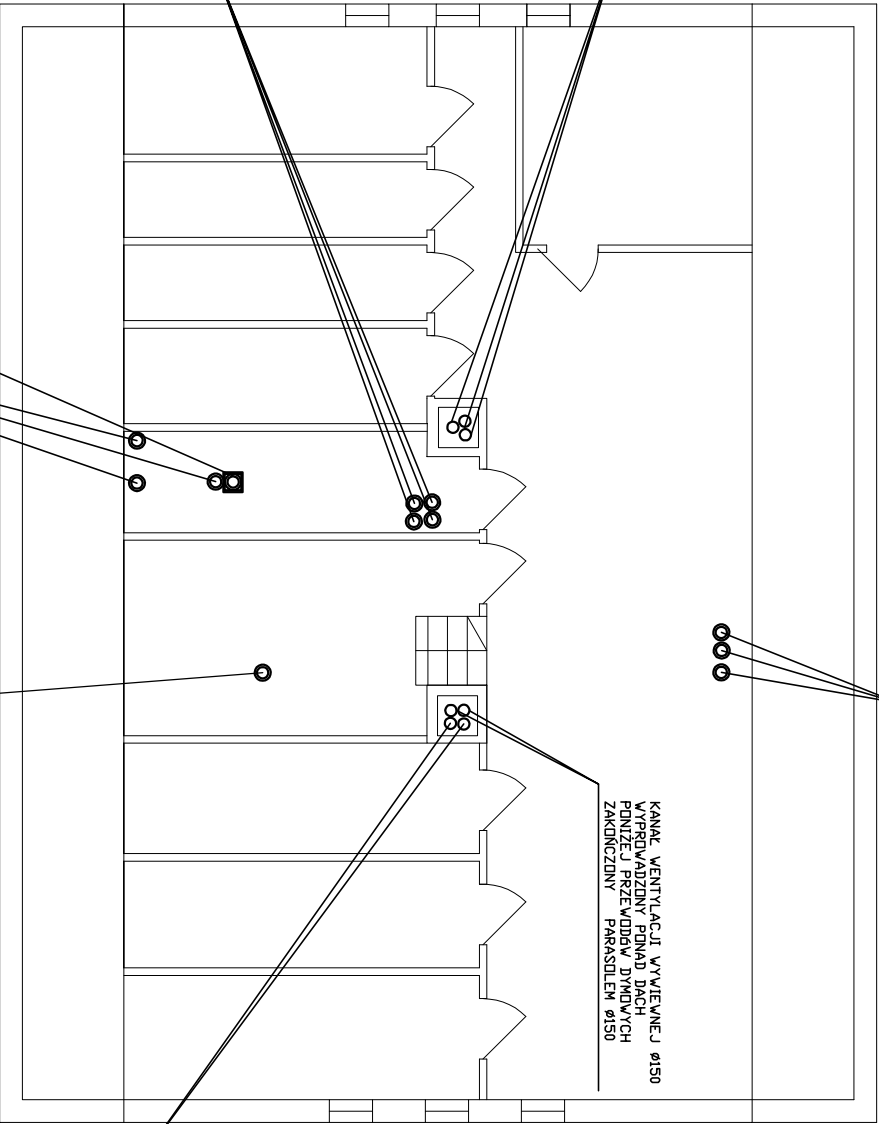

KANAL WENTYLACJI WYWIEWNEJ Ø150/210mm
OCIEPLONY WEŁNĄ MINERALNĄ 3cm
WYPROWADZONY PONA DACH
PONIŻEJ PRZEWODU DYMOWYCH
ZAKOŃCZONY PARASOLEM Ø150

KANAL WENTYLACJI WYWIEWNEJ Ø150
WYPROWADZONY PONA DACH
PONIŻEJ PRZEWODU DYMOWYCH
ZAKOŃCZONY PARASOLEM Ø150

DWUŚCIENNY PRZEWÓD KAMINOWY
SYSTEMOWY Ø ŚREDNICY Ø150/250MM
IZOLOWANY WYKONANY Z BLACHY
ZARZĄDOPORNEJ Ø GRUBOŚCI 1 MM,
WYPROWADZONY PONA DACH, ZAKOŃCZONY
PARASOLEM Ø150 U PODSTAWY PRZEWODU
WYCZYSTKA WRAZ Z ODSKRAPLACZEM
ODPOWIADĄC POLSKIM NORMOM.
DODATKOWA PRZEWODU EX FLETTA G-K
DODATKOWA PRZEWODU EX FLETTA G-K
PRZEWODU

KANAL WENTYLACJI WYWIEWNEJ Ø150/210mm
OCIEPLONY WEŁNĄ MINERALNĄ 3cm
WYPROWADZONY PONA DACH
PONIŻEJ PRZEWODU DYMOWYCH
ZAKOŃCZONY PARASOLEM Ø150

JEDNOŚCIENNY PRZEWÓD KAMINOWY
SYSTEMOWY Ø ŚREDNICY Ø150MM,
WYKONANY Z BLACHY ZARZĄDOPORNEJ Ø
GRUBOŚCI 1 MM WYPROWADZONY PONA DACH,
ZAKOŃCZONY PARASOLEM Ø150,
U PODSTAWY PRZEWODU WYCZYSTKA
WRAZ Z ODSKRAPLACZEM



Przedsiębiorstwo "INWESTBUD" Sp. z o.o.,
58-306 Walbrzych, ul. Jaworowa 15a

Projektant:	mgr inż. Jerzy Koszubiński	Gr. II-63 444-22/76	Stadium:
Asystent:	mgr inż. Maciej Rogowski		PW
Temat:	Remont budynku zlokalizowanego przy ul. Żeromskiego 37 w Boguszowie-Górcach		Data:
Inwestor:	Gmina Boguszów Gorce Pl. Odrodzenia 1 58-370 Boguszów-Gorce		Skala: 1:100
Typul rys.:	RZUT STRYCHU- WENTYLACJA, PRZEWODY DYMOWE		Nr rys.: 4

Załącznik do umowy wykonania robót budowlanych. Rysunek należy nie mieć być w całości lub w części przemyślny, uściślony lub odrębny komponent, bez planu i spójny z innymi projektami.