


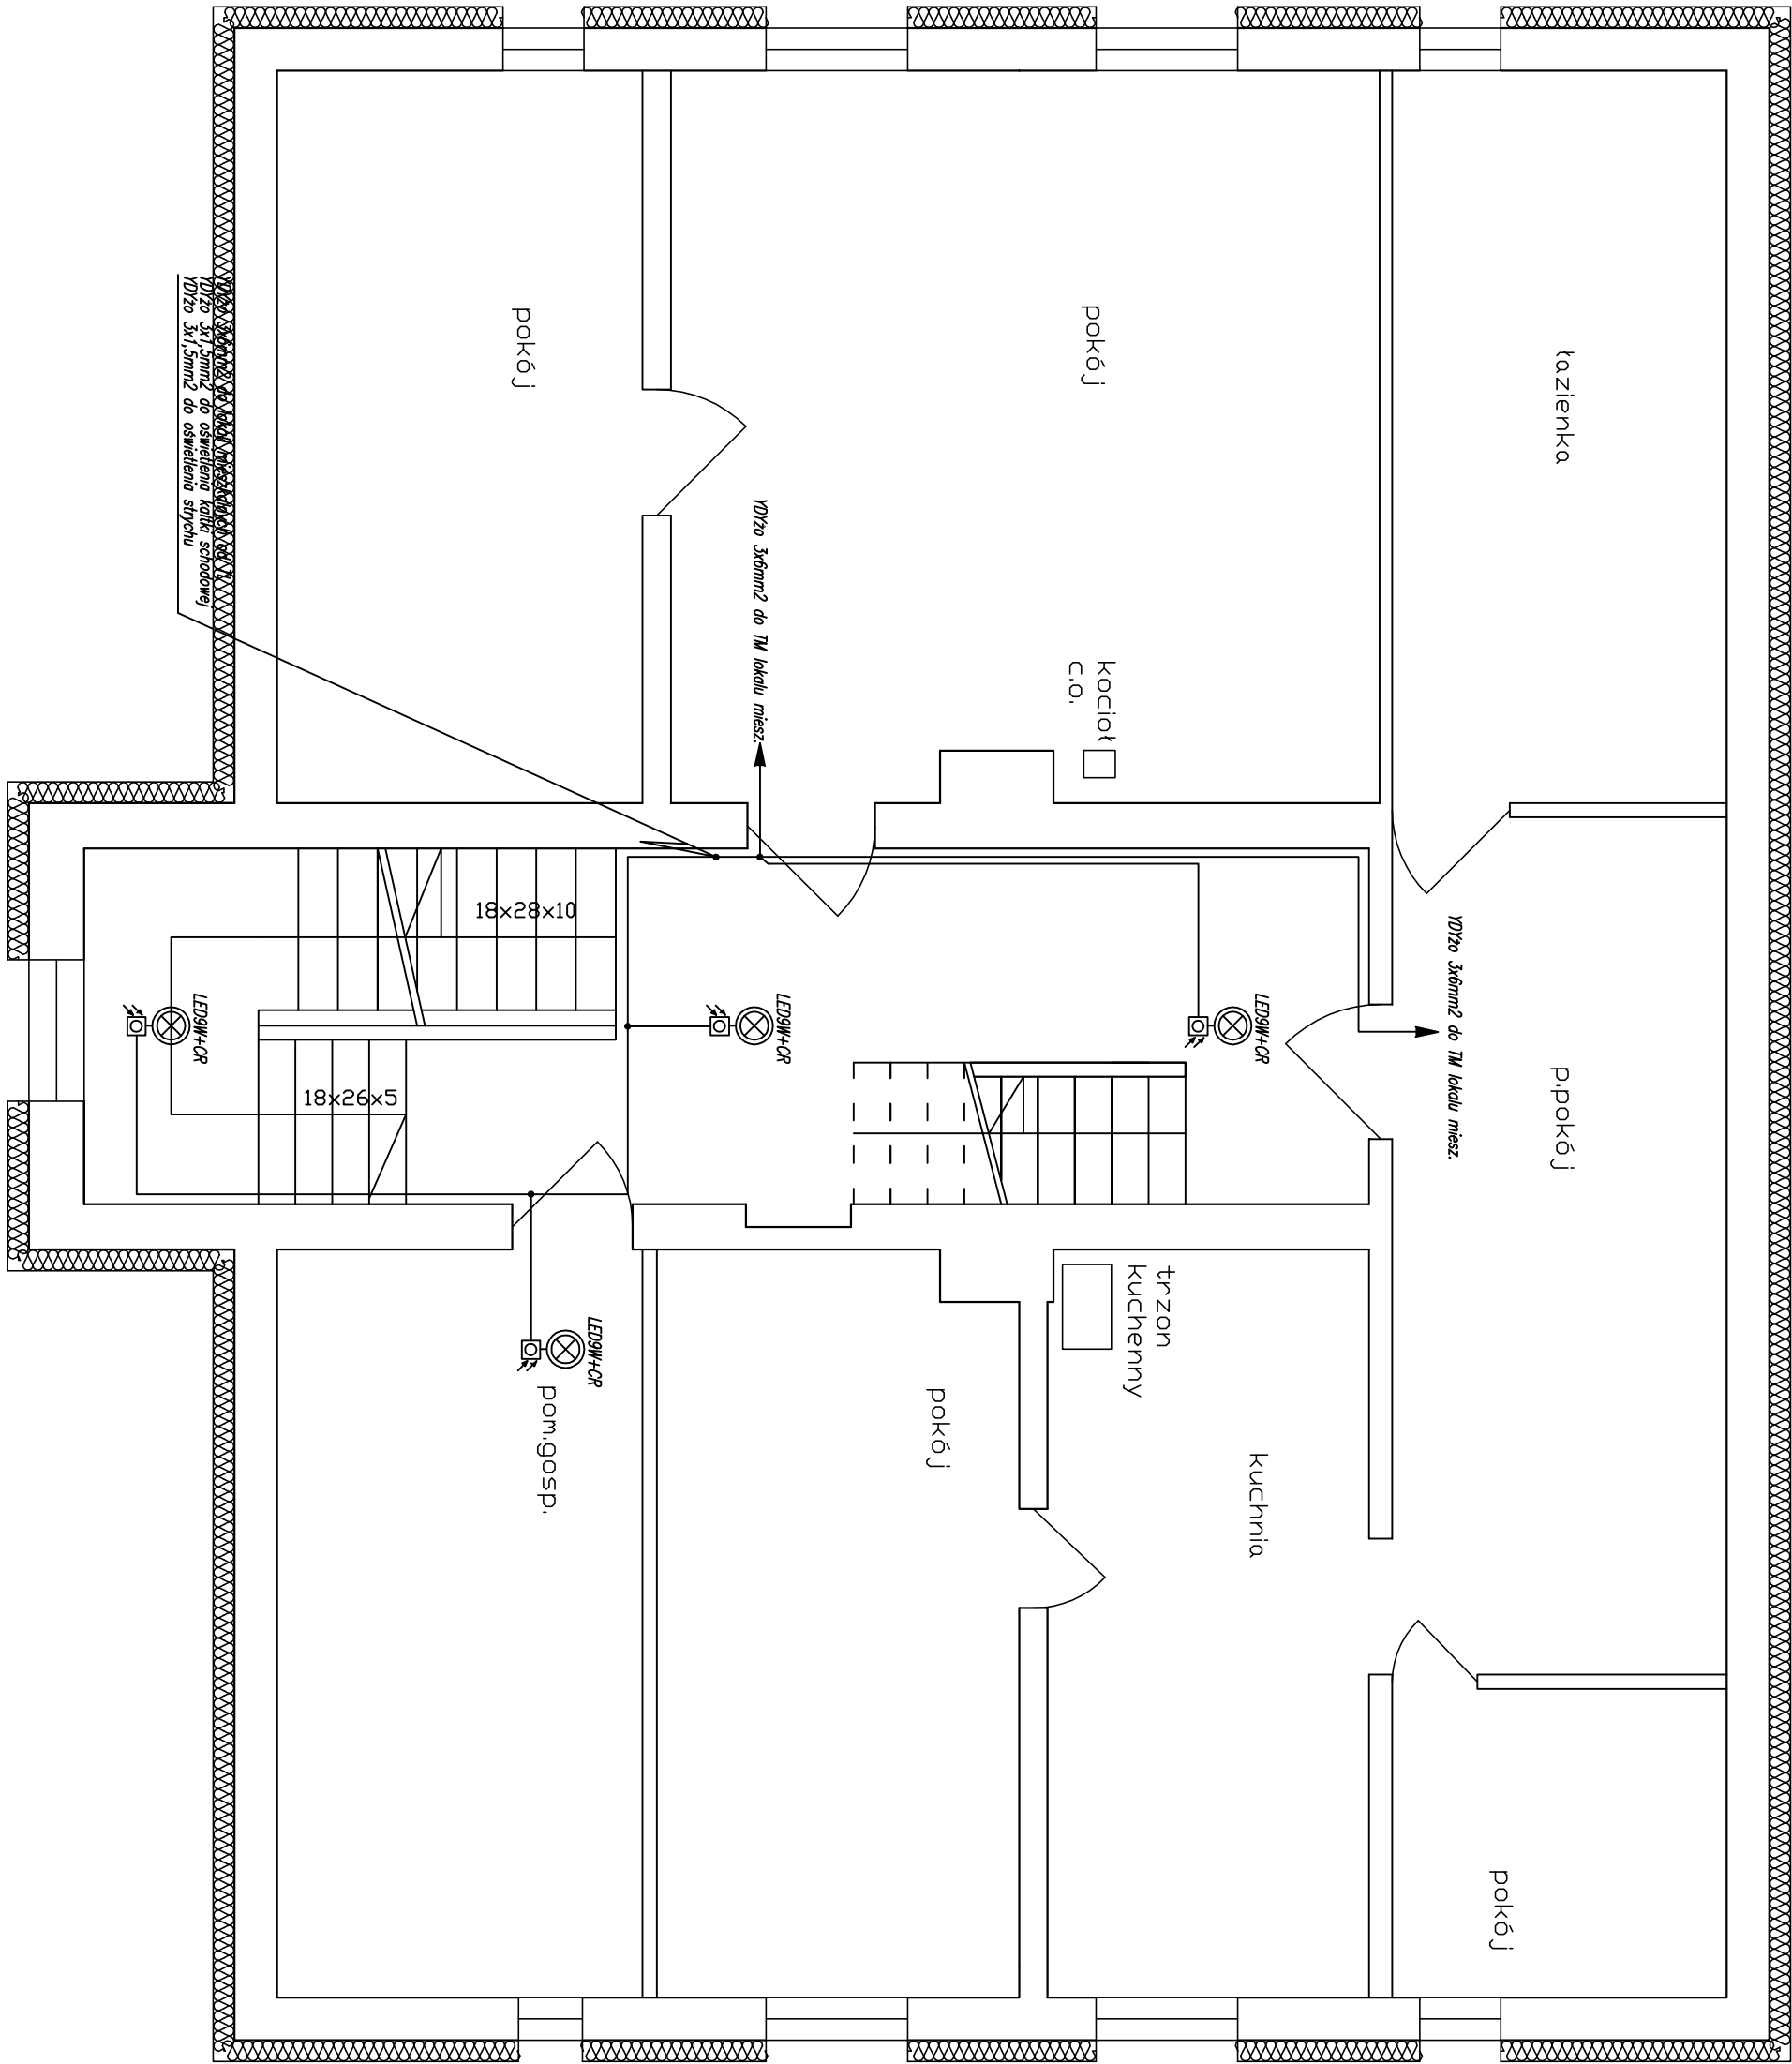

- LEGENDA:
- TG** Projektowana tablica TG
 - TAB** Projektowana tablica administracyjna budynku – TAB
 - TL1** Projektowana tablica licznikowa TL1 – sześciolicznikowa
 - LED9W+CR** Projektowana oprawa nasadczona typu pion. LED9W z czujką zmierzchnio–ruchową
 - 60W** Projektowana oprawa nasadczona kandelabra 60W
 - Projektowany łącznik jednobiegunowy
 - Projektowany łącznik jednobiegunowy IP44

		Przedsiębiorstwo "INWESTBUD" Sp. z o.o., 58-306 Wałbrzych, ul. Jaworowa 15a	
Projektant:	mgr inż. Krzysztof Leszczyński		Data: 08.2015r.
Temat:	Remont budynku zlokalizowanego przy ul. Żeromskiego 40 w Boguszowie-Górcach		Stadium: PW
Inwestor:	Gmina Miasto Boguszów-Gorce Plac Odrodzenia 1; 58-370 Boguszów-Gorce		Skala: 1:50
Tytuł rys.:	RZUT II PIĘTRA – PLAN INSTALACJI ELEKTRYCZNEJ		Nr rys.: 4/IE
Zastrzega się wszelkie prawa wynikające z Ustawy o prawie autorskim. Rysunek niniejszy nie może być w całości lub w części przerysowany, uzupełniony lub odstąpiony komukolwiek, bez pisemnej zgody firmy projektowej			