


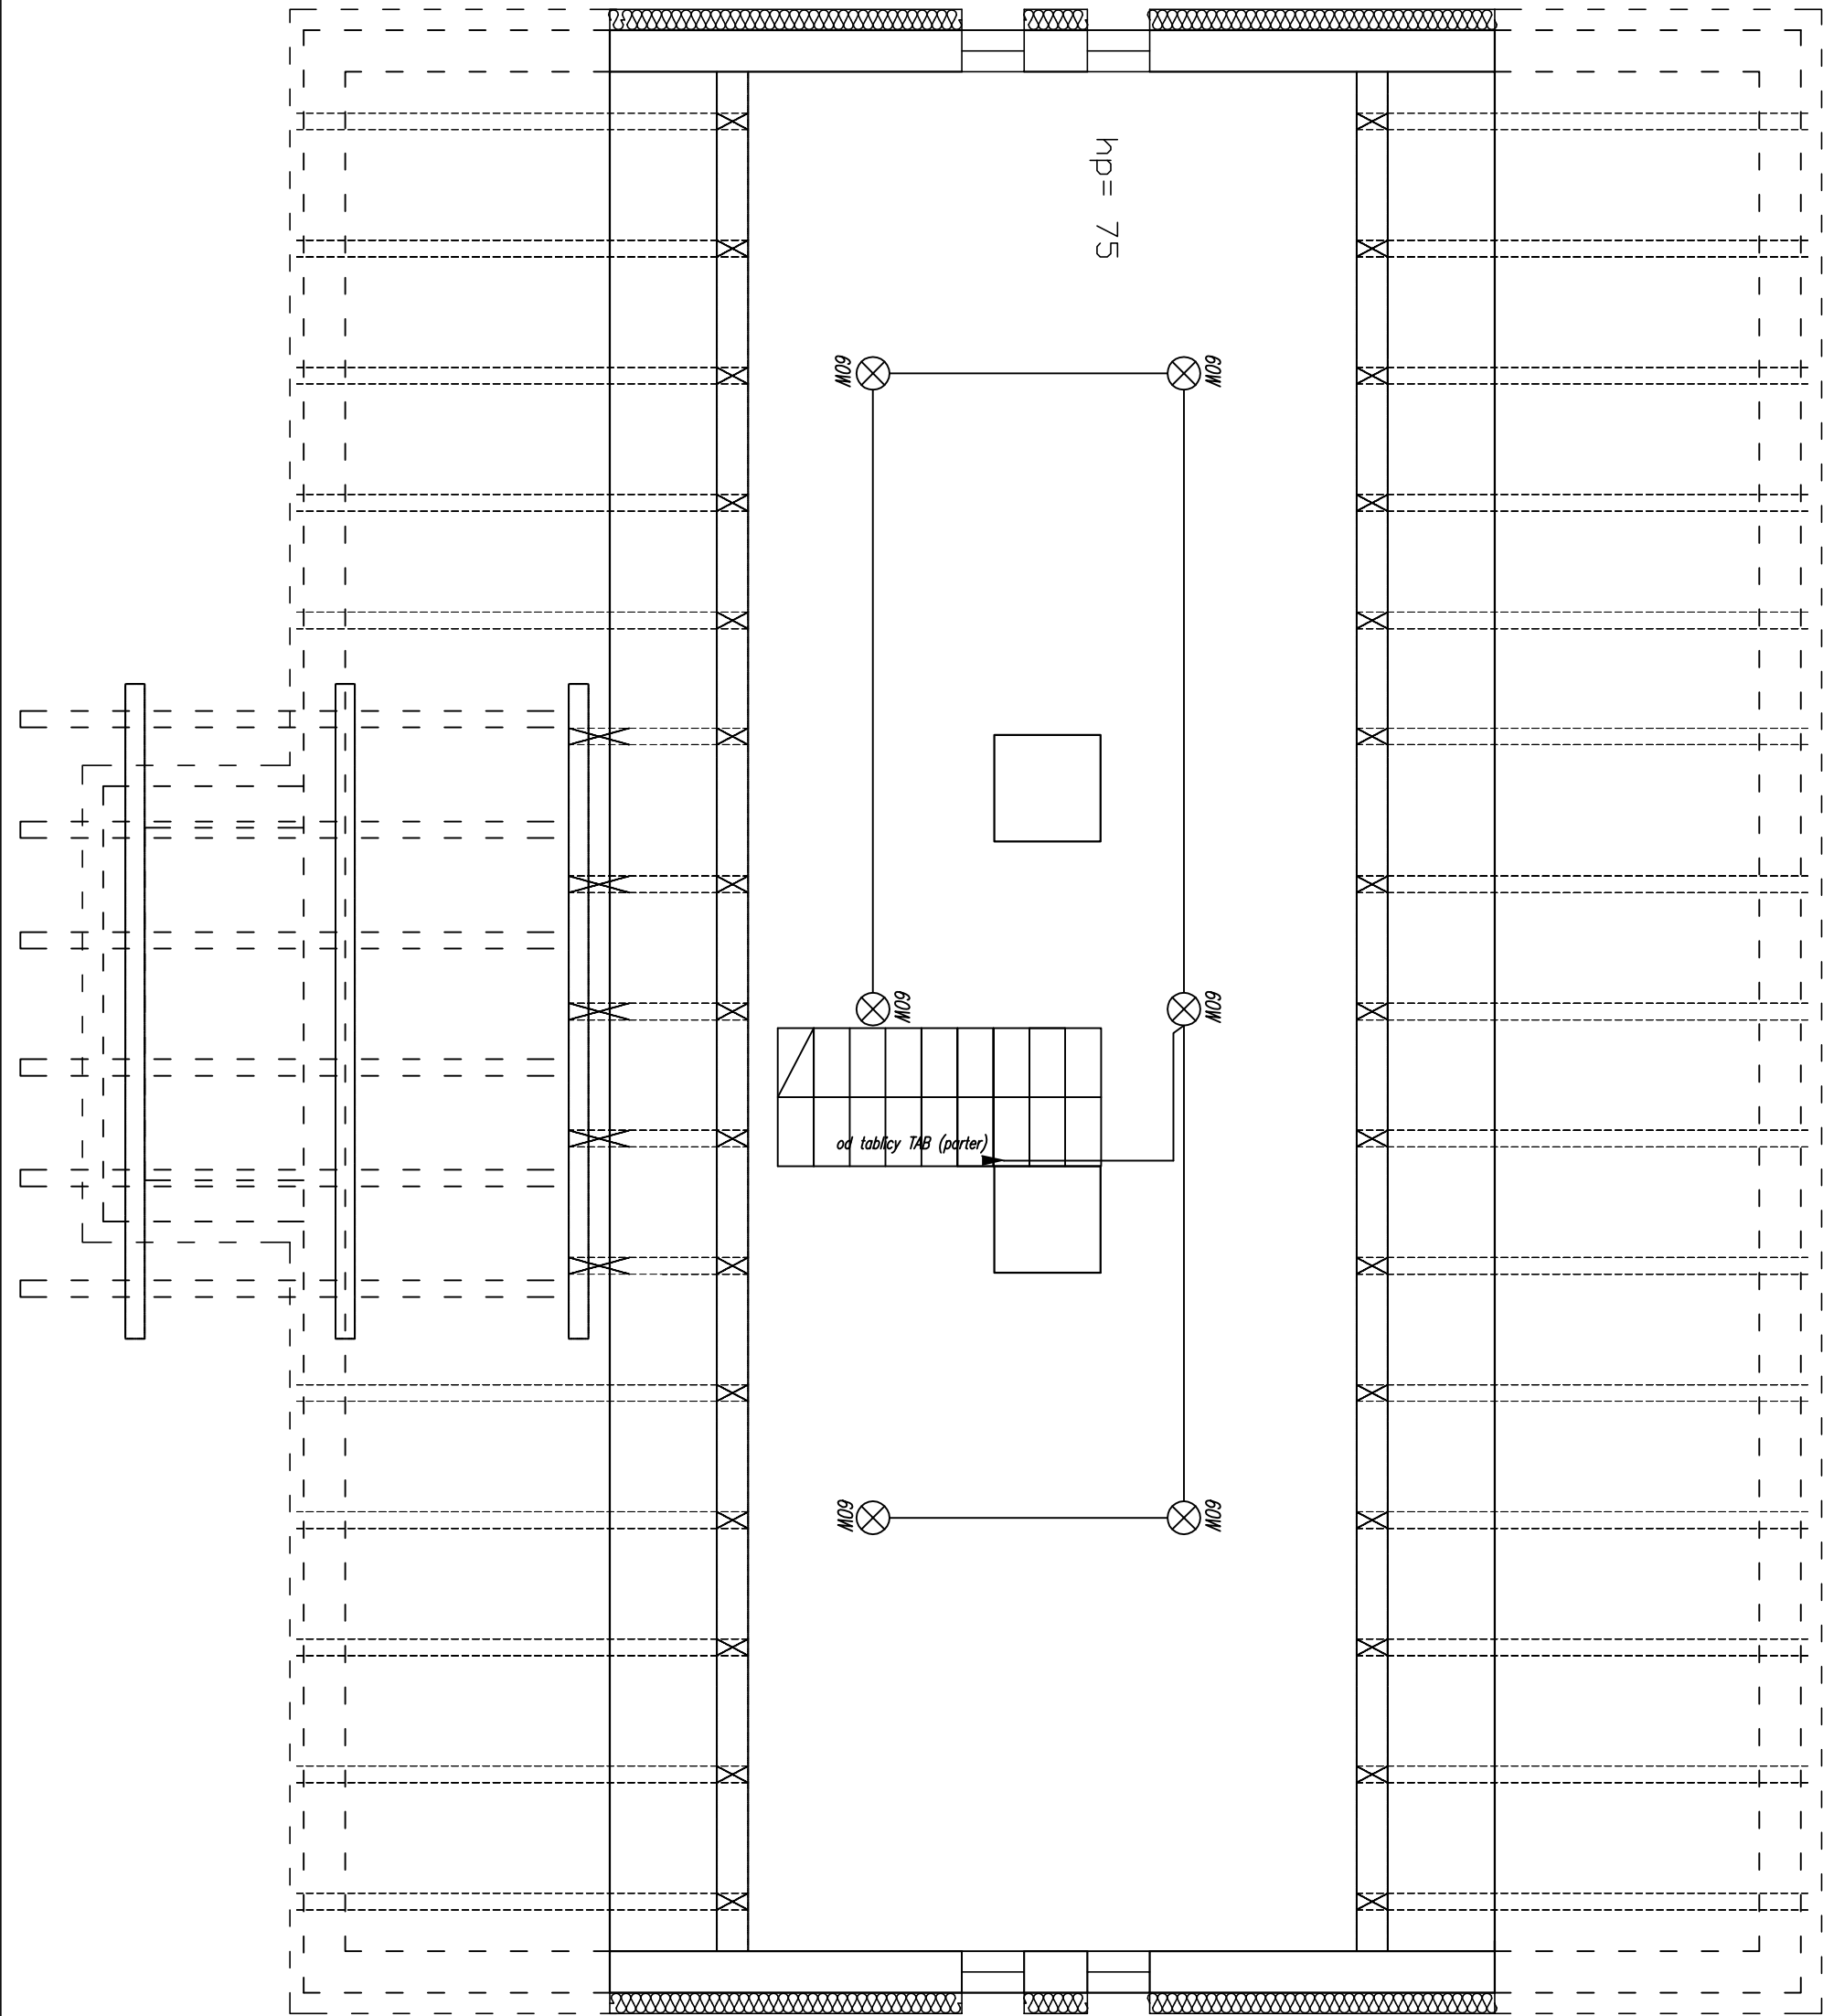

- LEGENDA:
- Projektowana tablica TG
 - Projektowana tablica administracyjna budynku – TAB
 - Projektowana tablica licznikowa TL1 – sześciolicznikowa
 - Projektowana oprawa nasadczona typu plafon LED9W z czujką zmierzchniowo–ruchomą
 - Projektowana oprawa nasadczona kandelabra 60W
 - Projektowany łącznik jednobiegunowy
 - Projektowany łącznik jednobiegunowy IP44

		Przedsiębiorstwo "INWESTBUD" Sp. z o.o., 58-306 Wałbrzych, ul. Jaworowa 15a	
Projektant:	mgr inż. Krzysztof Leszczyński		Data: 08.2015r.
Temat:	Remont budynku zlokalizowanego przy ul. Żeromskiego 40 w Boguszowie-Górcach		Stadium: PW
Inwestor:	Gmina Miasto Boguszów-Gorce Plac Odrodzenia 1; 58-370 Boguszów-Gorce		Skala: 1:50
Tytuł rys.:	RZUT STRYCHU – PLAN INSTALACJI ELEKTRYCZNEJ		Nr rys.: 5/IE
Zastrzega się wszelkie prawa wynikające z Ustawy o prawie autorskim. Rysunek niniejszy nie może być w całości lub w części przerysowany, uzupełniony lub odstąpiony komukolwiek, bez pisemnej zgody firmy projektowej			