


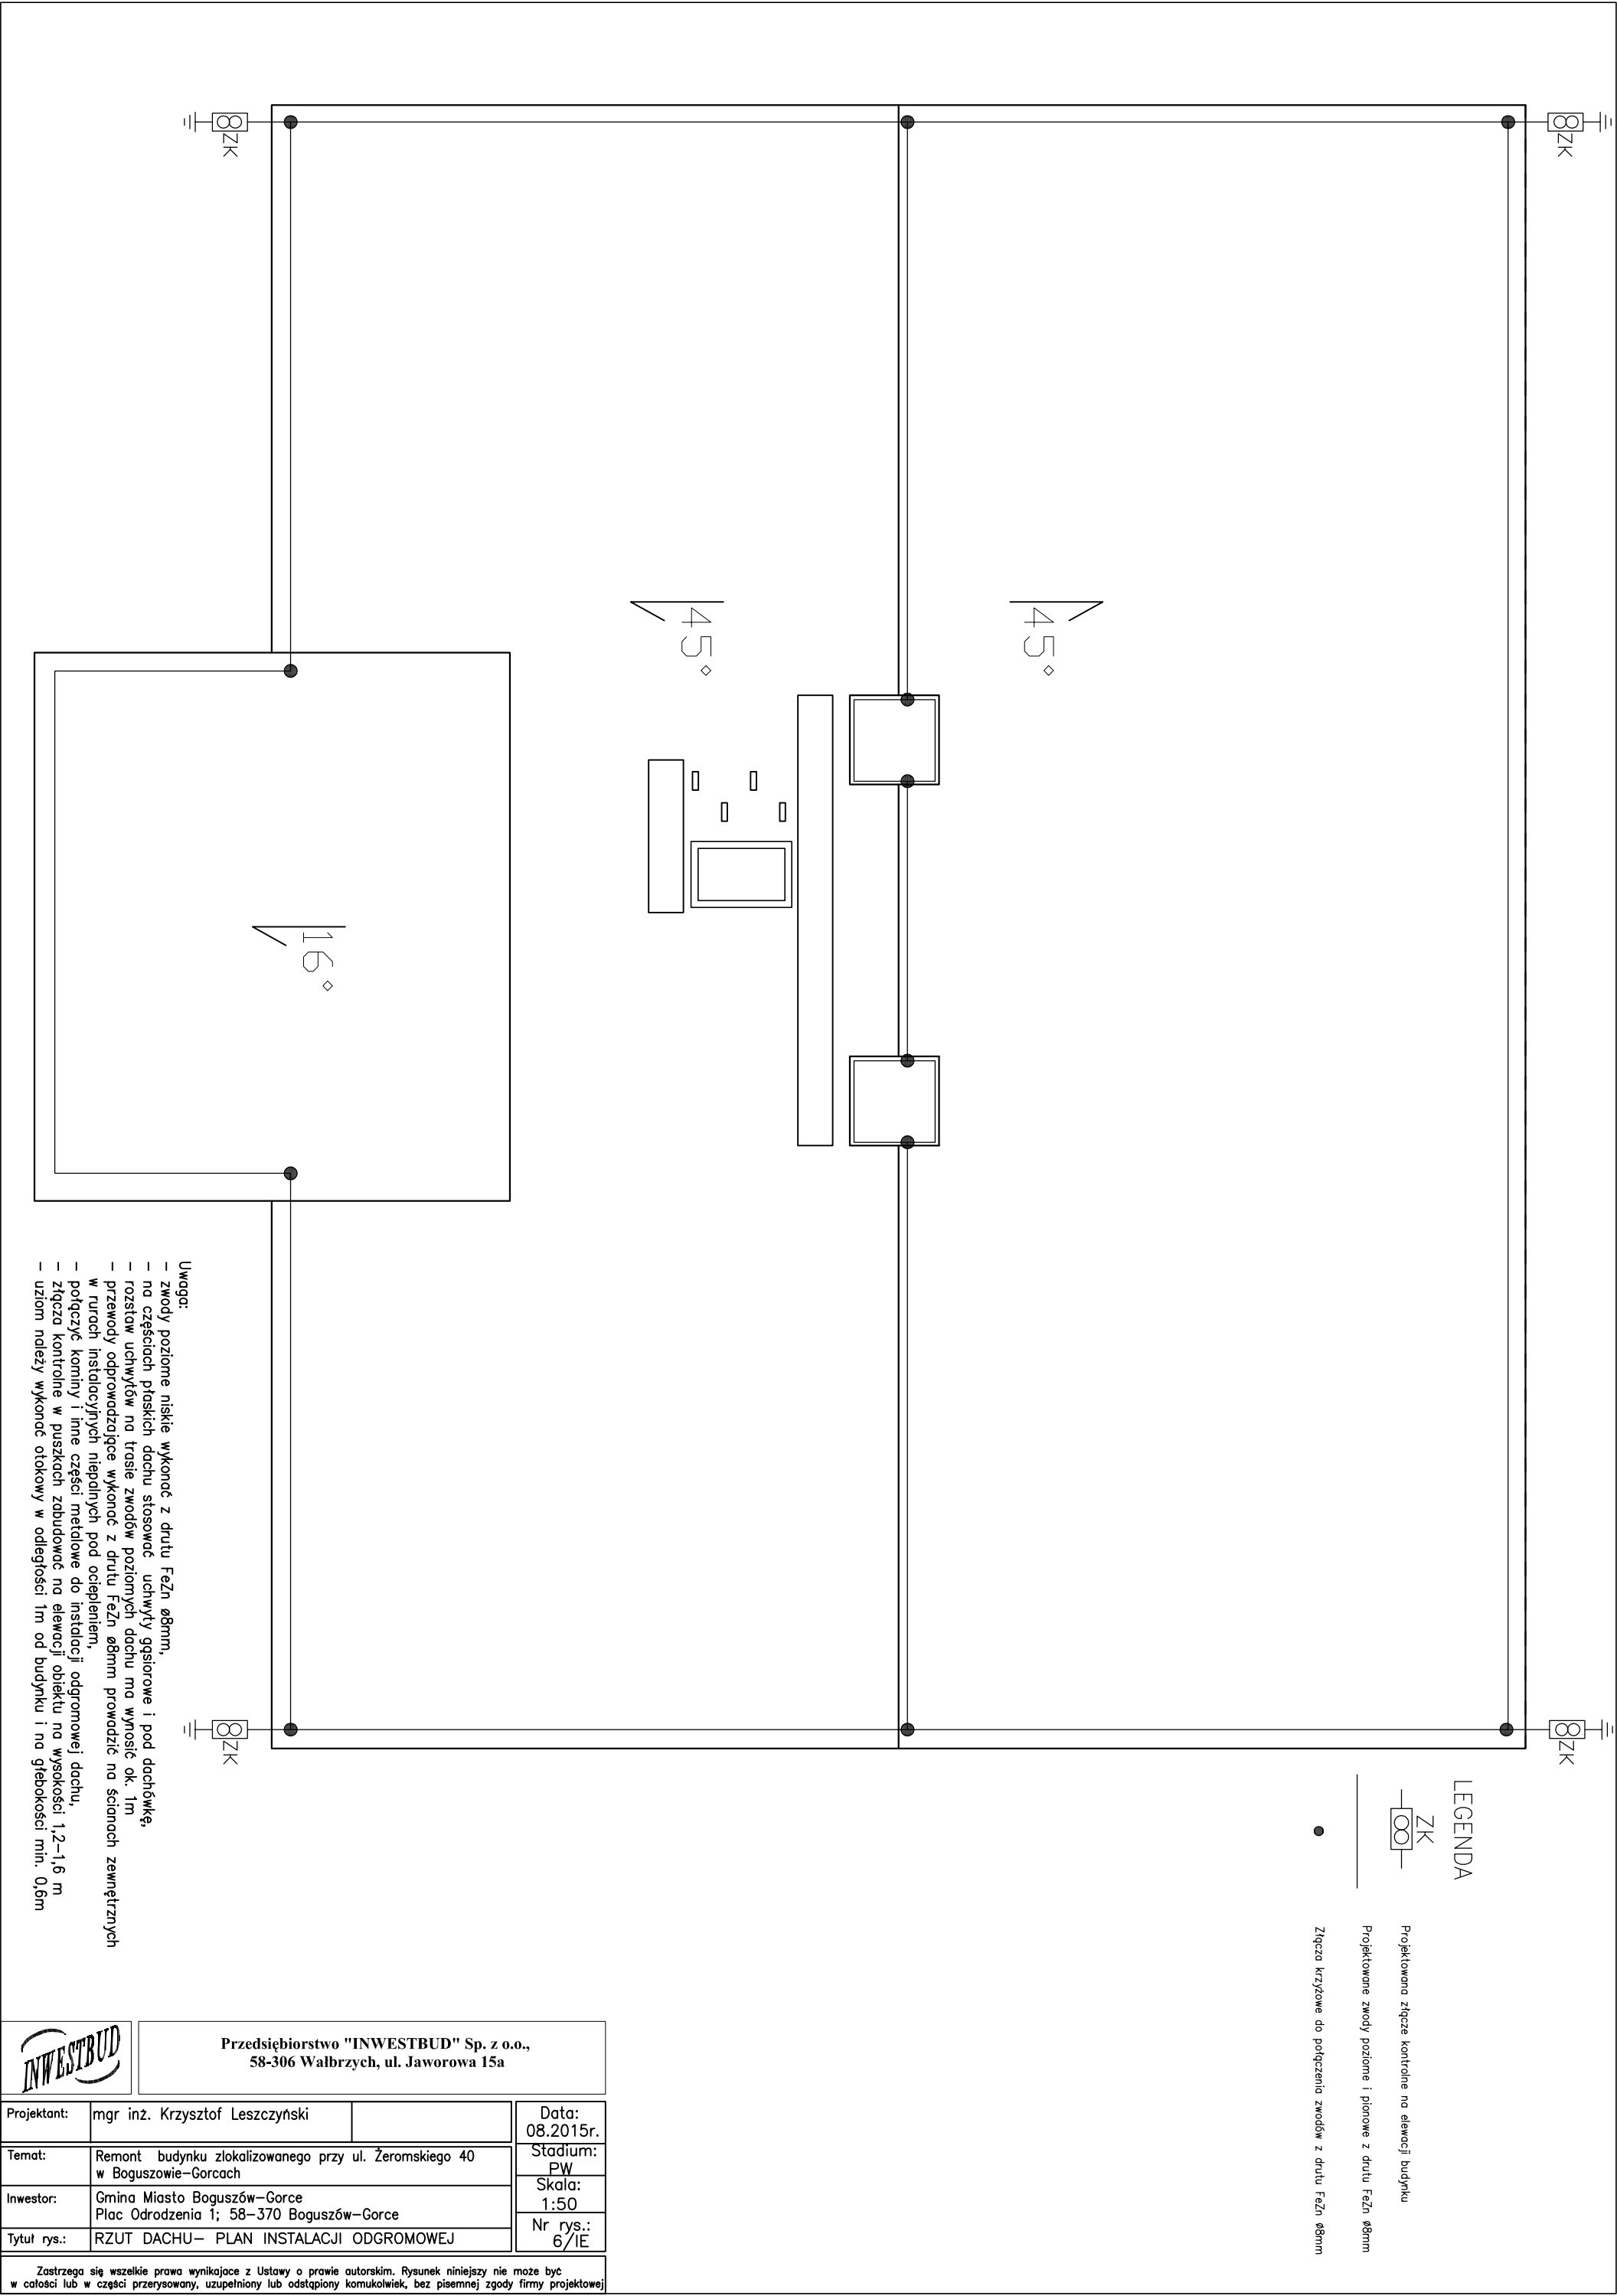

LEGENDA



Projekтована згъча контролне на елевациj будынку

Projekтоване зводы погорне i поворне з друту FeZn Ø8mm



Згъча крзъчове до погорченя зводów з друту FeZn Ø8mm

- Uwaga:
- зводы погорне ниске выконó з друту FeZn Ø8mm,
 - на чýстiах пiаских даху сiосовó: уchwыты гiсiorове i под дахiвкi,
 - роствiа уchwытów на трасi зводów погорных даху ма выносиé ок. 1m
 - przewоды одповодзiагъце выконó з друту FeZn Ø8mm проводзié на сiаах зевнiтрных в рурах iнстiацыjных непòдлых под оцеплениem,
 - погъчыé конины i iнне чýстiи метòловe до iнстiацыj одгромовой даху,
 - згъча контролне в пушкòх збудовó до елевациj обiекту на высокощи 1,2–1,6 m
 - узiом нòдлезы выконóé отокowy в одлеглощи 1m од будынку i на гiебòкощи min. 0,6m

		Przedsiębiorstwo "INWESTBUD" Sp. z o.o., 58-306 Wałbrzych, ul. Jaworowa 15a	
Projektant:	mgr inż. Krzysztof Leszczyński		Data: 08.2015r.
Temat:	Remont budynku zlokalizowanego przy ul. Żeromskiego 40 w Boguszowie-Górcach		Stadium: PW
Inwestor:	Gmina Miasto Boguszów-Gorce Plac Odrodzenia 1; 58-370 Boguszów-Gorce		Skala: 1:50
Tytuł rys.:	RZUT DACHU— PLAN INSTALACJI ODGROMOWEJ		Nr rys.: 6/IE
Zastrzega się wszelkie prawa wynikające z Ustawy o prawie autorskim. Rysunek niniejszy nie może być w całości lub w części przerysowany, uzupełniony lub odstąpiony komukolwiek, bez pisemnej zgody firmy projektowej			