


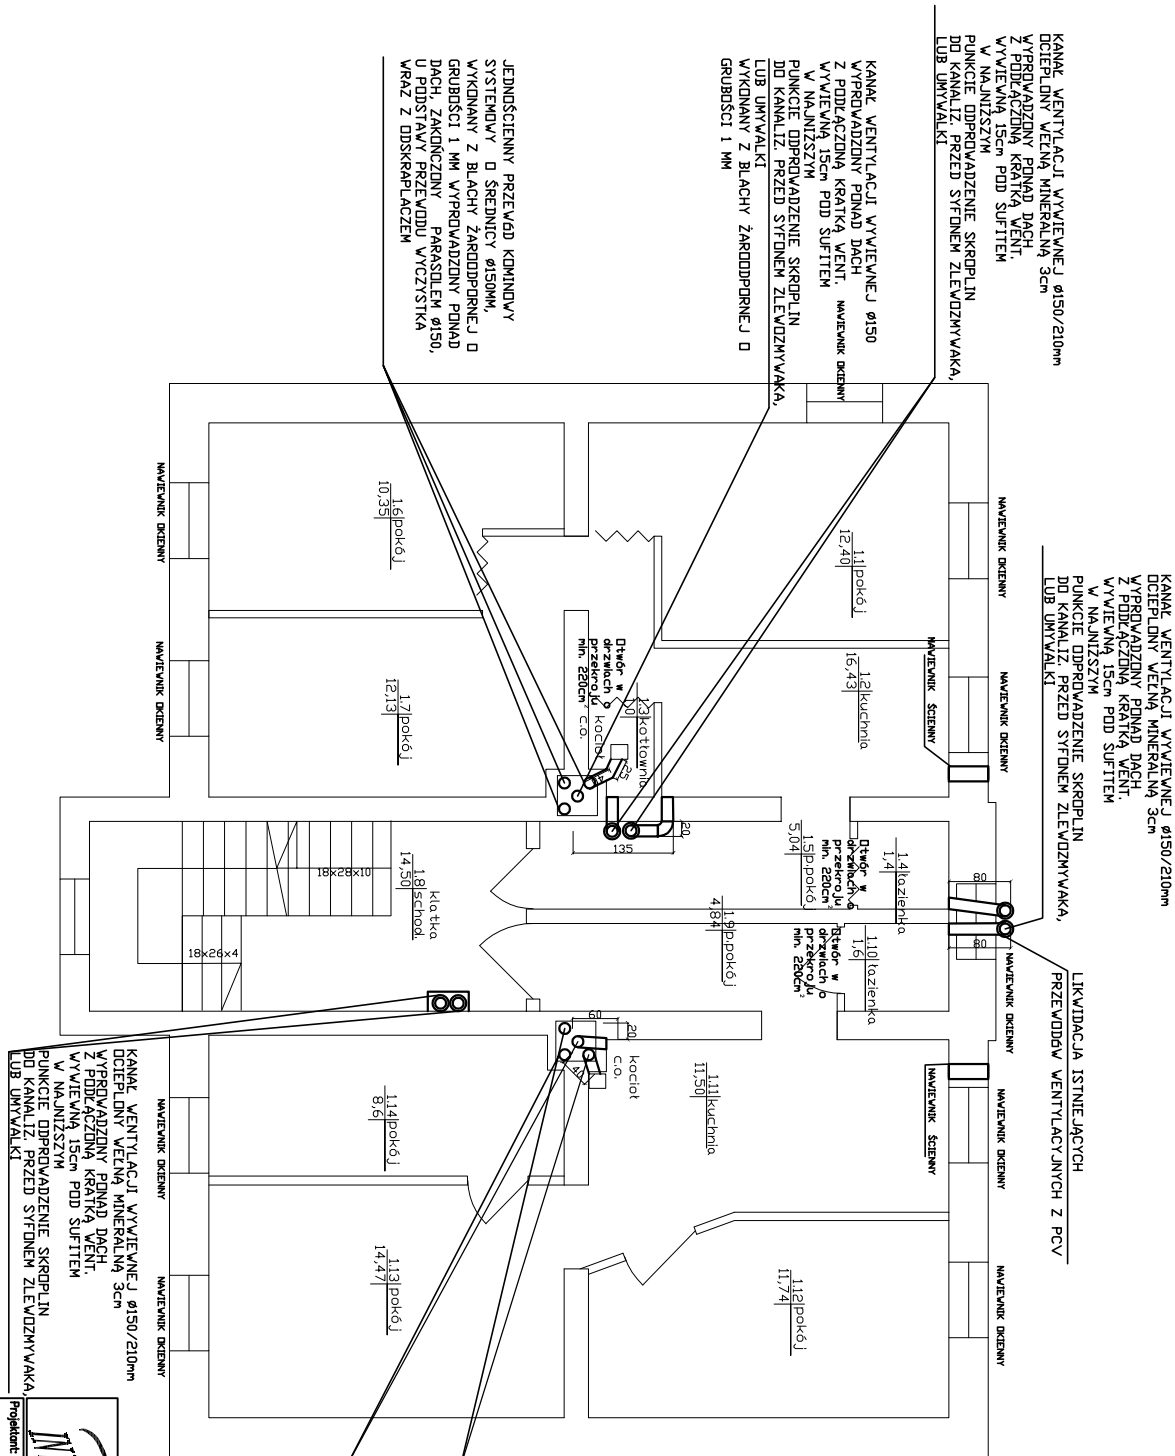

UWAGA!
PRZEWODY WENTYLACYJNE DRAŻ
DYMOWE MUSZĄ BYĆ WYKONANE Z
MATERIAŁÓW DOPUSZCZONYCH
ODPOWIEDNIMI ATESTAMI HIGIENICZNYMI
I PRZECIWPÓŻAROWYMI. WSZYSTKIE
MATERIAŁY UŻYTE DO WYKONANIA
INSTALACJI MUSZĄ POSIADAĆ AKTUALNE
POLSKIE APROBATY TECHNICZNE LUB
ODPOWIEDNIE POLSKIE NORMY.
MATERIAŁY PRZEZNACZONE DO
WYKONANIA MUSZĄ BYĆ DOPUSZCZONE
DO ODBIORU I POWSZECHNIEGO
STOSOWANIA W BUDOWNICTWIE. DO
WYKONANIA INSTALACJI WENTYLACJI
MOGĄ BYĆ STOSOWANE WYROBY
PRODUKENTÓW KRAJOWYCH I
ZAGRAZICZNYCH. WYKONAWCA JEST
ODPOWIEDZIALNY ZA REALIZACJĘ ROBÓT
ZGODNIE Z DOKUMENTACJĄ PROJEKTOWĄ,
NALEŻY ZAIZOLOWAĆ PRZEWODY
WENTYLACYJNE DRAŻ DYMOWE
PROWADZONE W ISTNIEJĄCYM
PRZEWODZIE MURÓWANYM WETNĄ O
GRUBOŚCI 3 CM.

JEDNOŚCIENNY PRZEWÓD KIMINOWY
SYSTEMOWY O ŚREDNICY Ø150MM,
WYKONANY Z BLACHY ŻARODOPORNEJ O
GRUBOŚCI 1 MM WYPRÓWADZONY PODNAD
DACH, ZAKOŃCZONY PARASOLEM Ø150,
U PODSTAWY PRZEWODU WYCZYSTKA
WRAZ Z ODSKRAPLACZEM

KANAL WENTYLACJI WYWIEWNEJ Ø150
WYPRÓWADZONY PODNAD DACH
Z PODŁOŻNĄ KRĄTKĄ WENT.
WYWIEWNĄ 15cm POD SUFITEM
W NAJNIŻSZYM
PUNKCIE ODPROWADZENIE SKROPLIN
DO KANAŁIZ. PRZED SYFONEM ZLEWODZNYWAKA,
LUB UMYWALKI
WYKONANY Z BLACHY ŻARODOPORNEJ O
GRUBOŚCI 1 MM

JEDNOŚCIENNY PRZEWÓD KIMINOWY
SYSTEMOWY SKŁADA SIĘ Z:
1. ODSKRAPLACZ Ø150 MM
2. WYCZYSTKA Ø150 MM
3. RURA Ø150 MM
4. TRĄBIK 90° Ø150 MM
5. USTNIK POD PARASOL Ø150 MM
6. PARASOL Ø150 MM



Przedsiębiorstwo "INWESTBUD" Sp. z o.o.,
58-306 Walbrzych, ul. Jaworowa 15a

Projektant:	mgr inż. Jerzy Kaszubski	Gr. I-63 444-22/76	Stadium:
Asystent:	mgr inż. Maciej Rogowski		PW Zamierzenie
Temat:	Remont budynku zlokalizowanego przy ul. Żeromskiego 40 w Bogusławowie-Górcach		Data: 12.2017r.
Inwestor:	Gmina Bogusławów Górcze Pl. Odrodzenia 1 58-370 Bogusławów-Górcze		Skala: 1:100
Tytuł rys.:	RZUT I PIĘTRA – WENTYLACJA, PRZEWODY DYMOWE		Nr rys.: 2

Załącznik do umowy z datą wydania. Wykonanie nie może być w całości przesunięte, uszczelnienie lub odciążenie konstrukcji, bez planowej zgody firm projektowych.